


地下水・処理水 採取場所

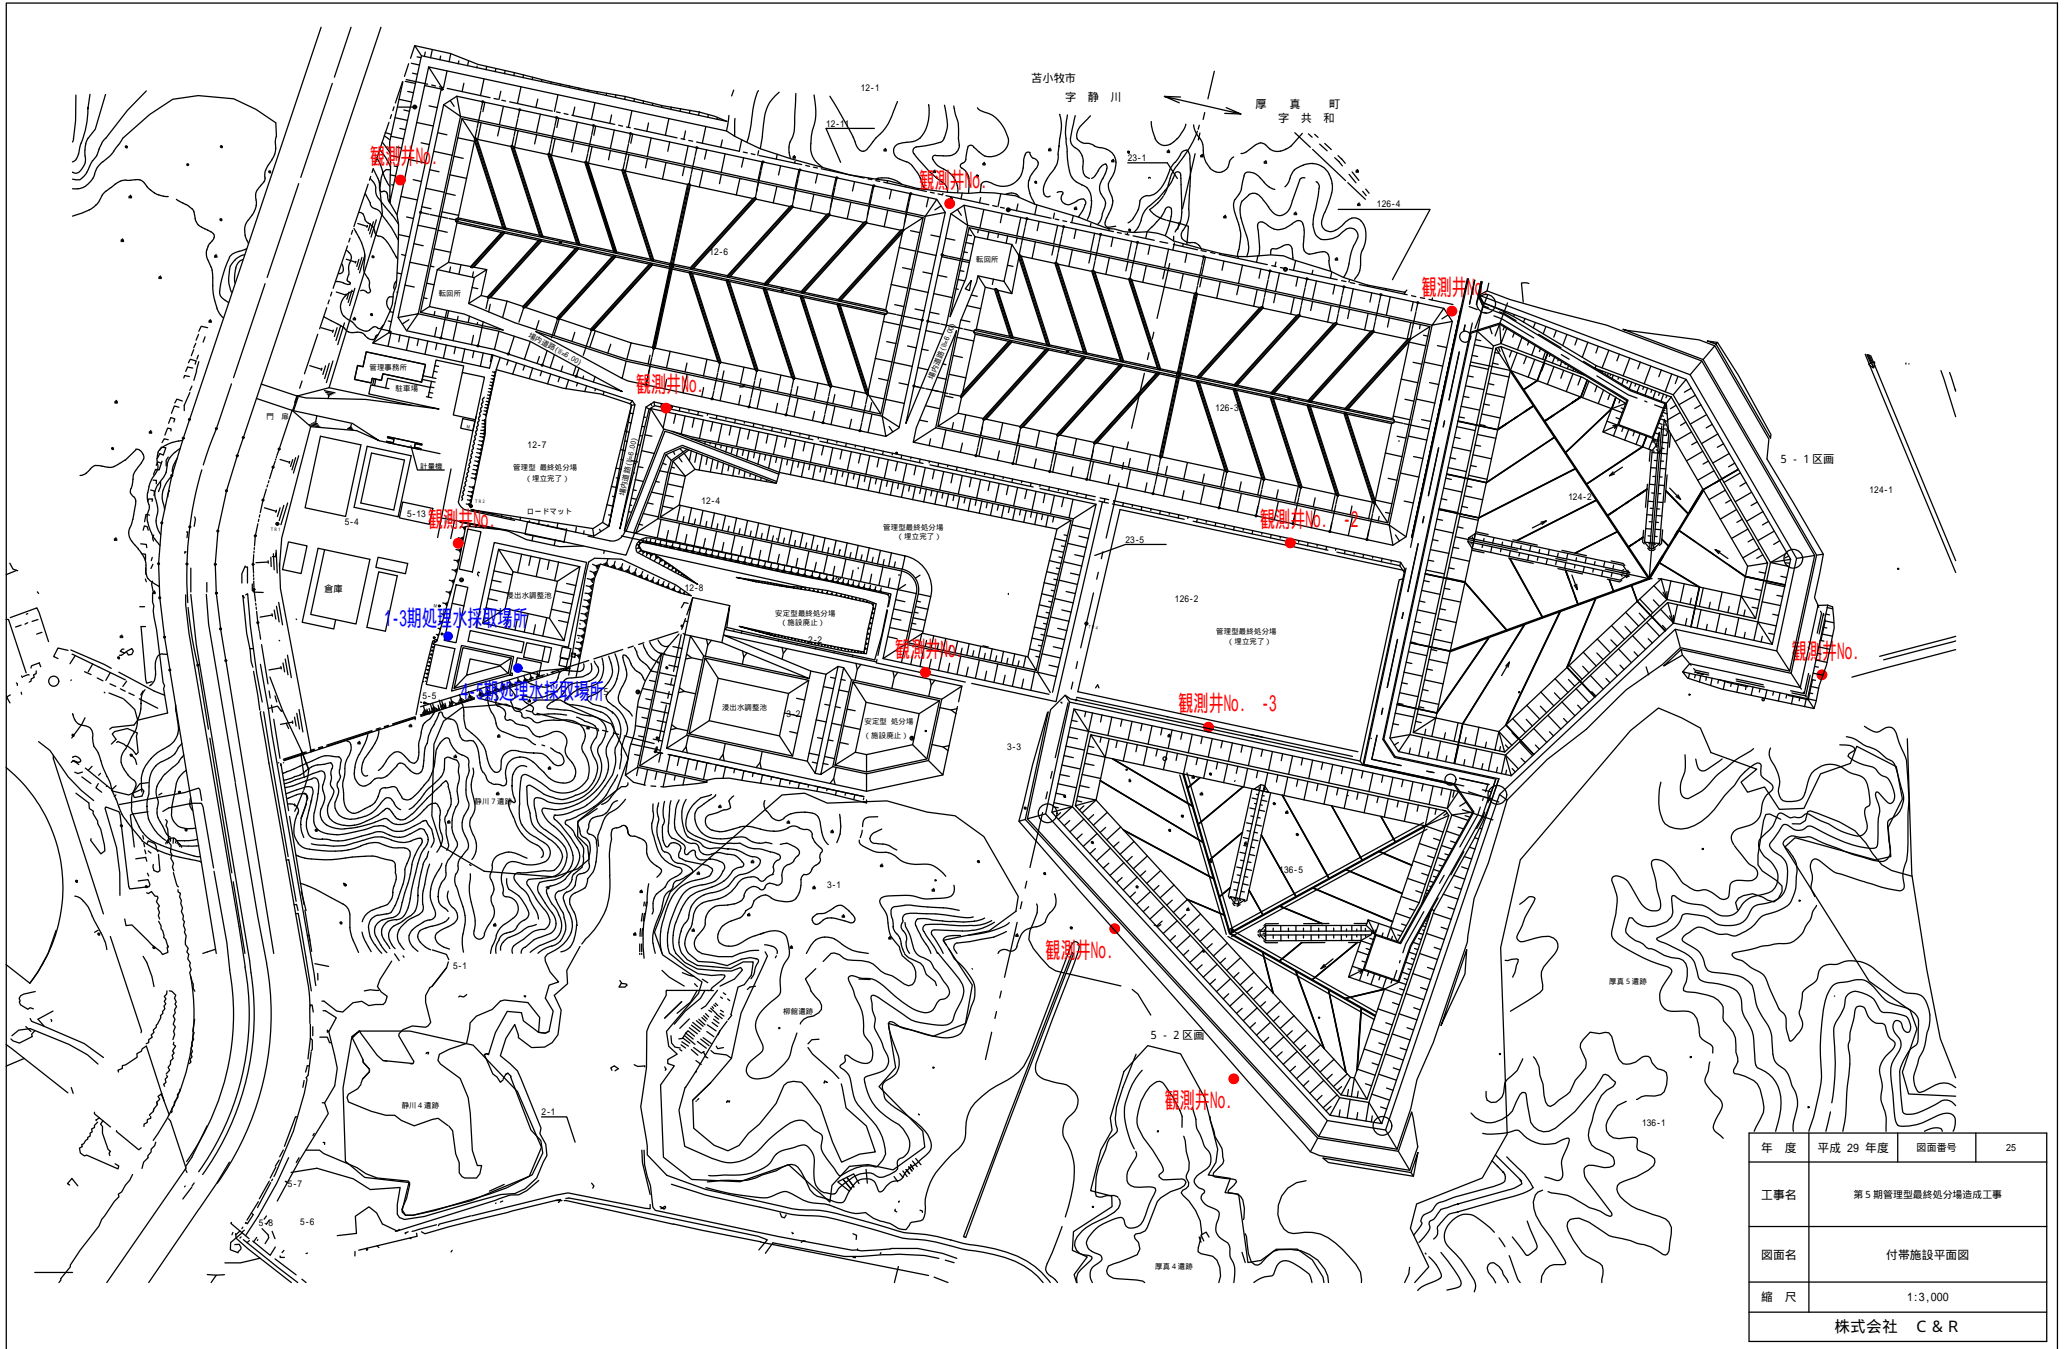

年度	平成 29 年度	図面番号	25
工事名	第 5 期管理型最終処分場造成工事		
図面名	付帯施設平面図		
縮尺	1:3,000		
株式会社 C & R			